

01 PLANTA BAIXA AUDITÓRIO
ESC. 1/75


LEGENDA

	CAIXA DE AREIA PARA ÁGUAS PLUVIAIS EM ALVENARIA COM TAMPÃO HIGIENIZANTE E TIGELA
	TUBULAÇÃO QUE SOB E DEBE, RESPECTIVAMENTE
	TUBO PVC SERIE REFORCADA PARA ÁGUAS PLUVIAIS 100mm - FAB. TIGRE
	TUBO PVC SERIE REFORCADA PARA ÁGUAS PLUVIAIS 100mm - FAB. TIGRE
	TUBO PVC WALLPORT PARA ÁGUAS PLUVIAIS 100mm - FAB. TIGRE

CA - CAIXA DE AREIA
AP - BORDA DE ÁGUA PLUVIAL
BA - BALÇO/BARRILETO "DE SANGRIA"
VIA - VEDADO

OBSERVAÇÕES:

- OS DIÂMETROS DA REDE ESTÃO EM MILÍMETROS;
- A DECLIVIDADE DAS TUBULAÇÕES ESTÁ INDICADA EM PLANTA;

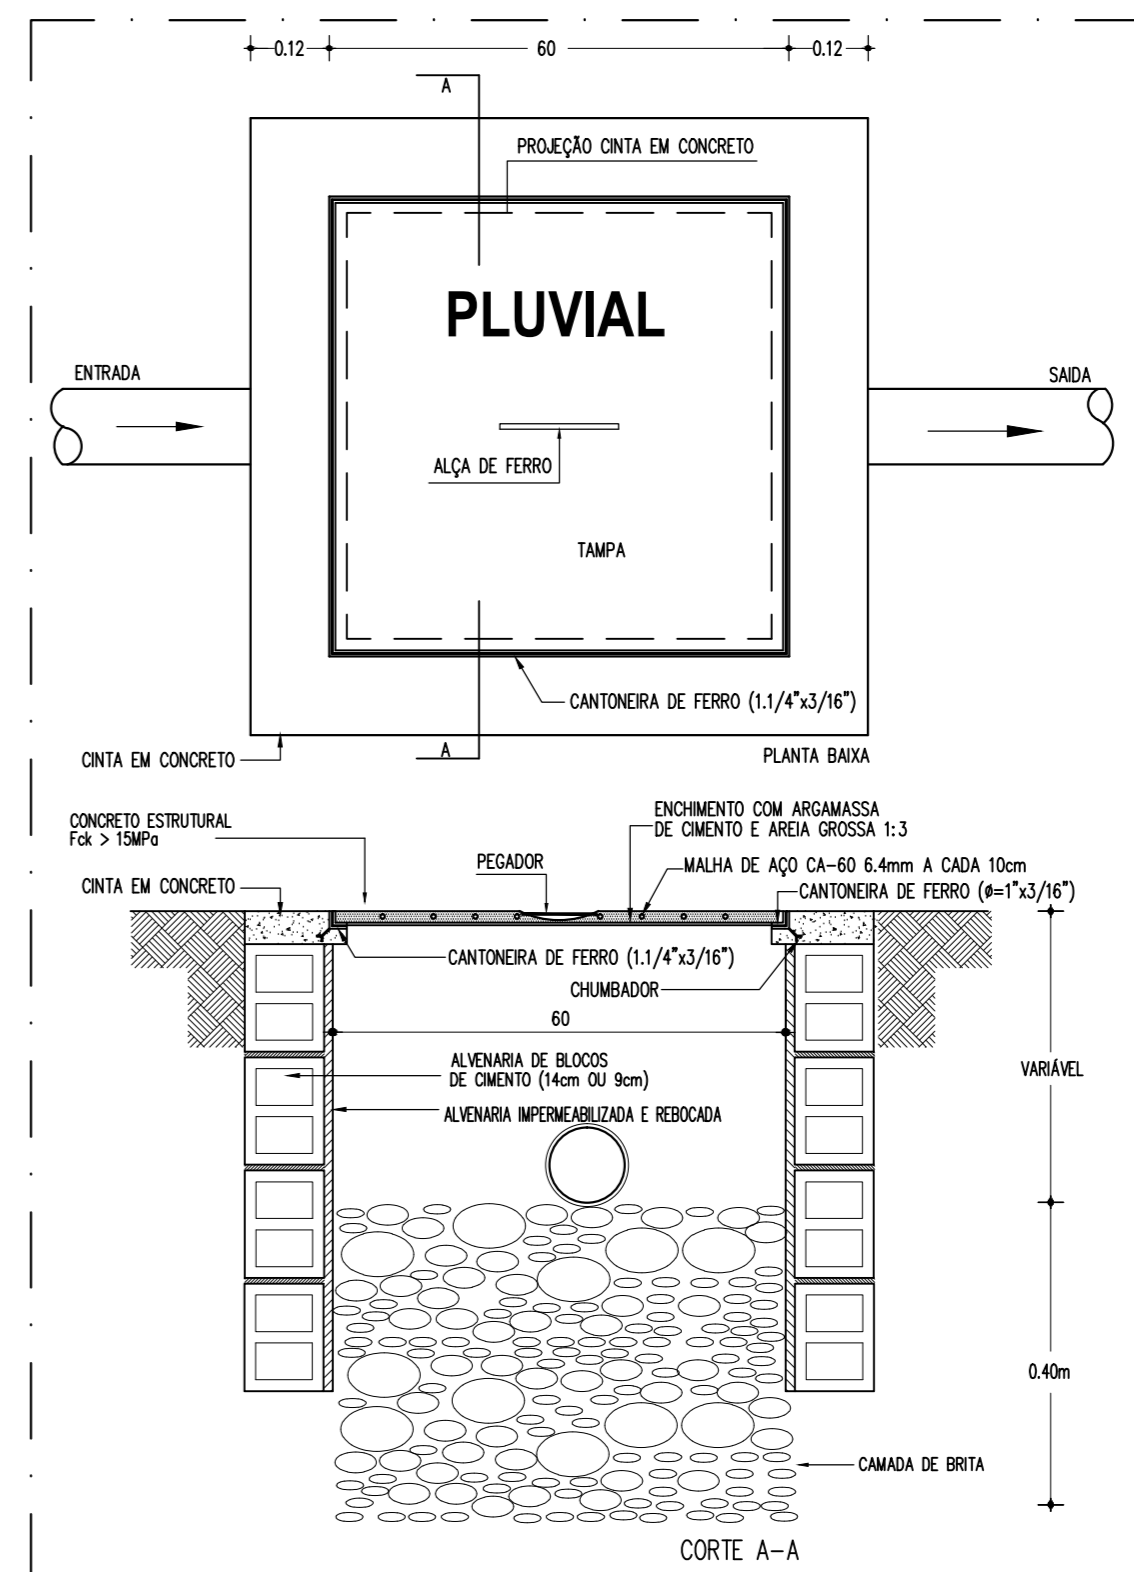

03 DETALHE DA CAIXA DE AREIA
ESC. SEM

Revisão nº	Descrição	Data	Projeto

SEINF - SECRETARIA MUNICIPAL DE INFRAESTRUTURA

Prefeitura de Fortaleza

Unidade/órgão: SECRETARIA MUNICIPAL DE SAÚDE - SMS

Nome do projeto: HOSPITAL DA MULHER - AMPLIAÇÃO - BLOCO AUDITÓRIO

Disciplina: INSTALAÇÕES DE ÁGUAS PLUVIAIS
Data: 05/2014

Título da folha: PLANTA BAIXA DO AUDITÓRIO
DETALHE DA CAIXA DE AREIA
LEGENDA
Escala: 1/75

Responsável técnica: ANA MANUELA M. NOGUEIRA
Coord. elab. de projetos: ANA MANUELA M. NOGUEIRA
Folha: 03/03

Arquivo: VETEHC0202014_11mca02014_PROJET0102014_HMIA_AMPLIACAO
Desenho: WAGNER LIMA