



LEGENDA


	JULHO 90° PVC SERIE REFORÇADA #100mm
	GRELHA
	CAIXA DE AREIA COM TAMPA EM CONCRETO - EMBECIMENAVAR
	TUBO PVC SERIE REFORÇADA INDICADO
	TUBO QUE SOBRE
	SETA DE INDICAÇÃO DO FLUXO DA DRENAGEM
	RAIO REVERTEDO EM AÇO GALVANIZADO #100mm

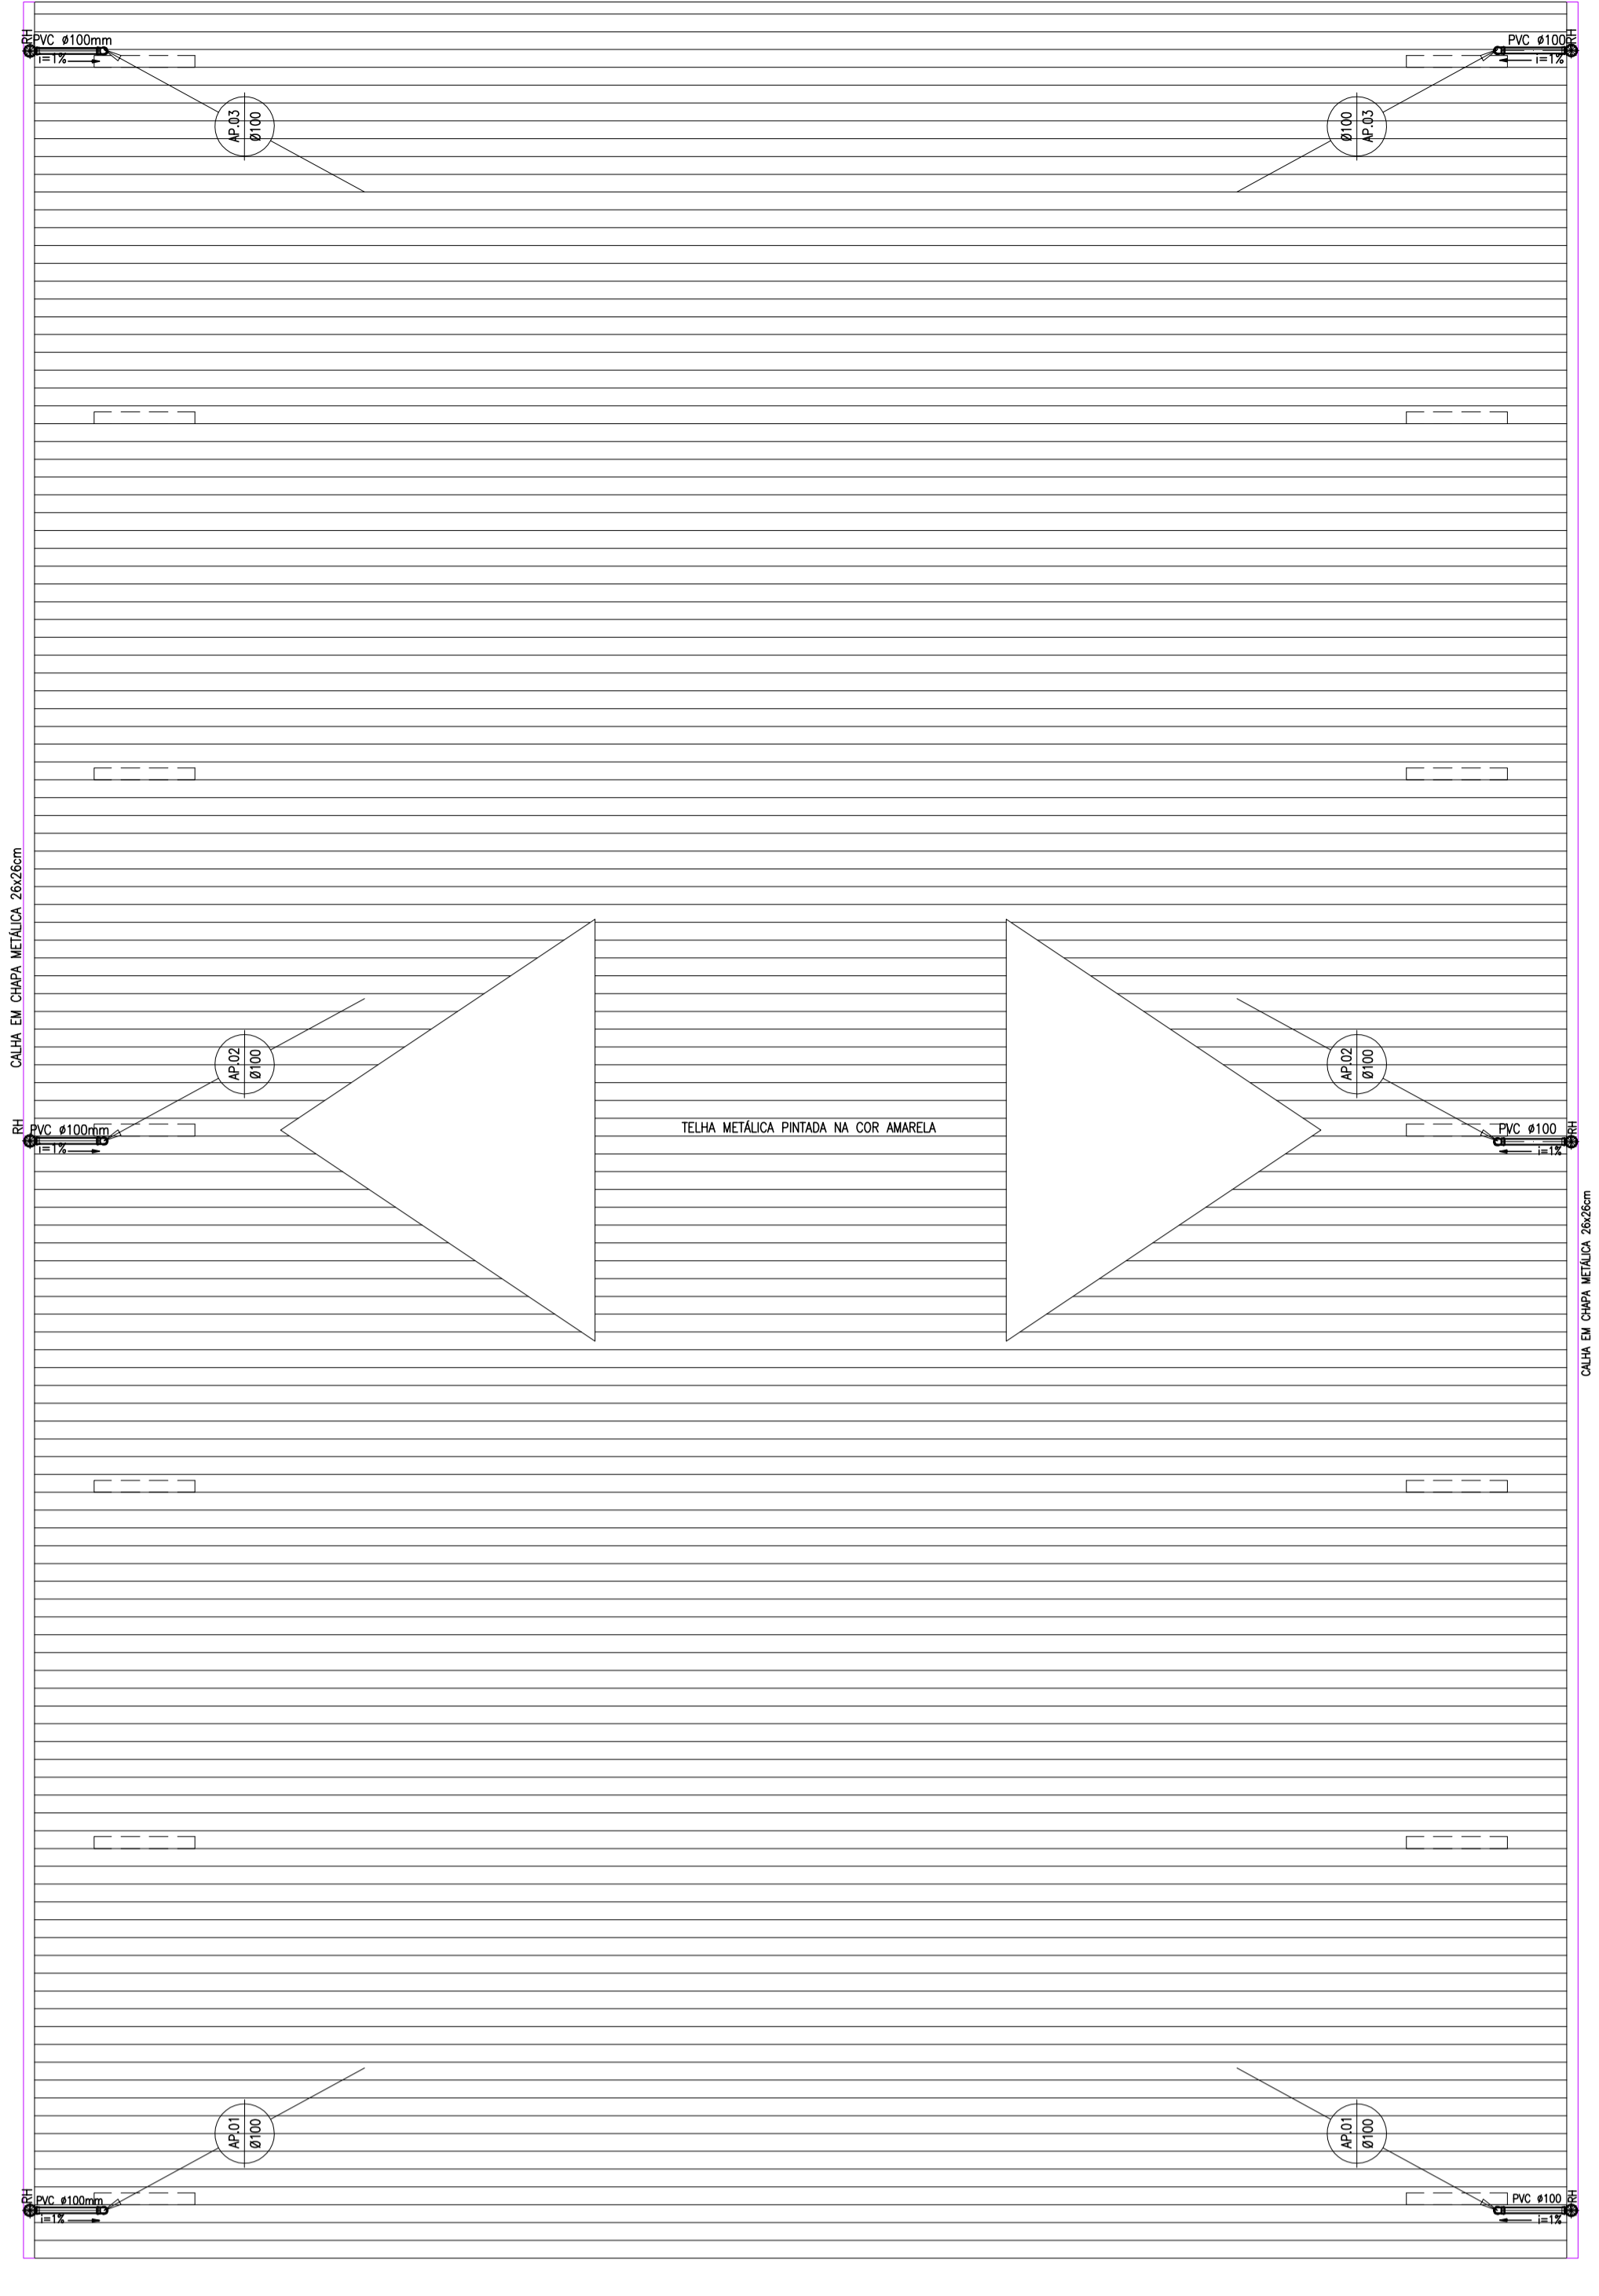


05 PLANTA BAIXA - COBERTA
ESCALA: 1:100

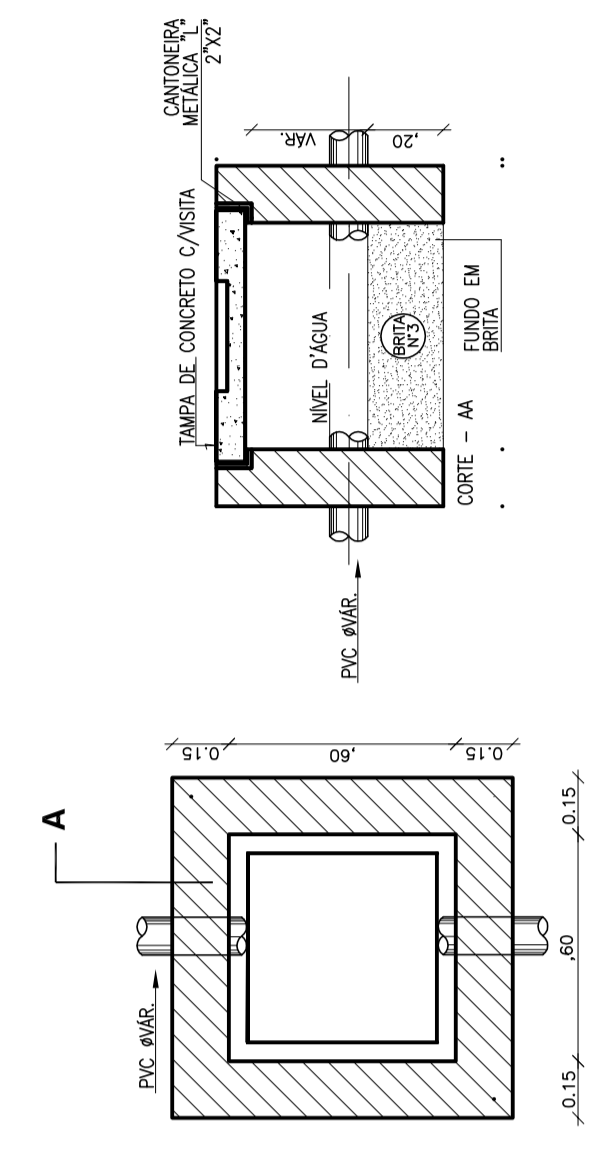


06 DETALHE CAIXA DE AREIA
SEM ESCALA

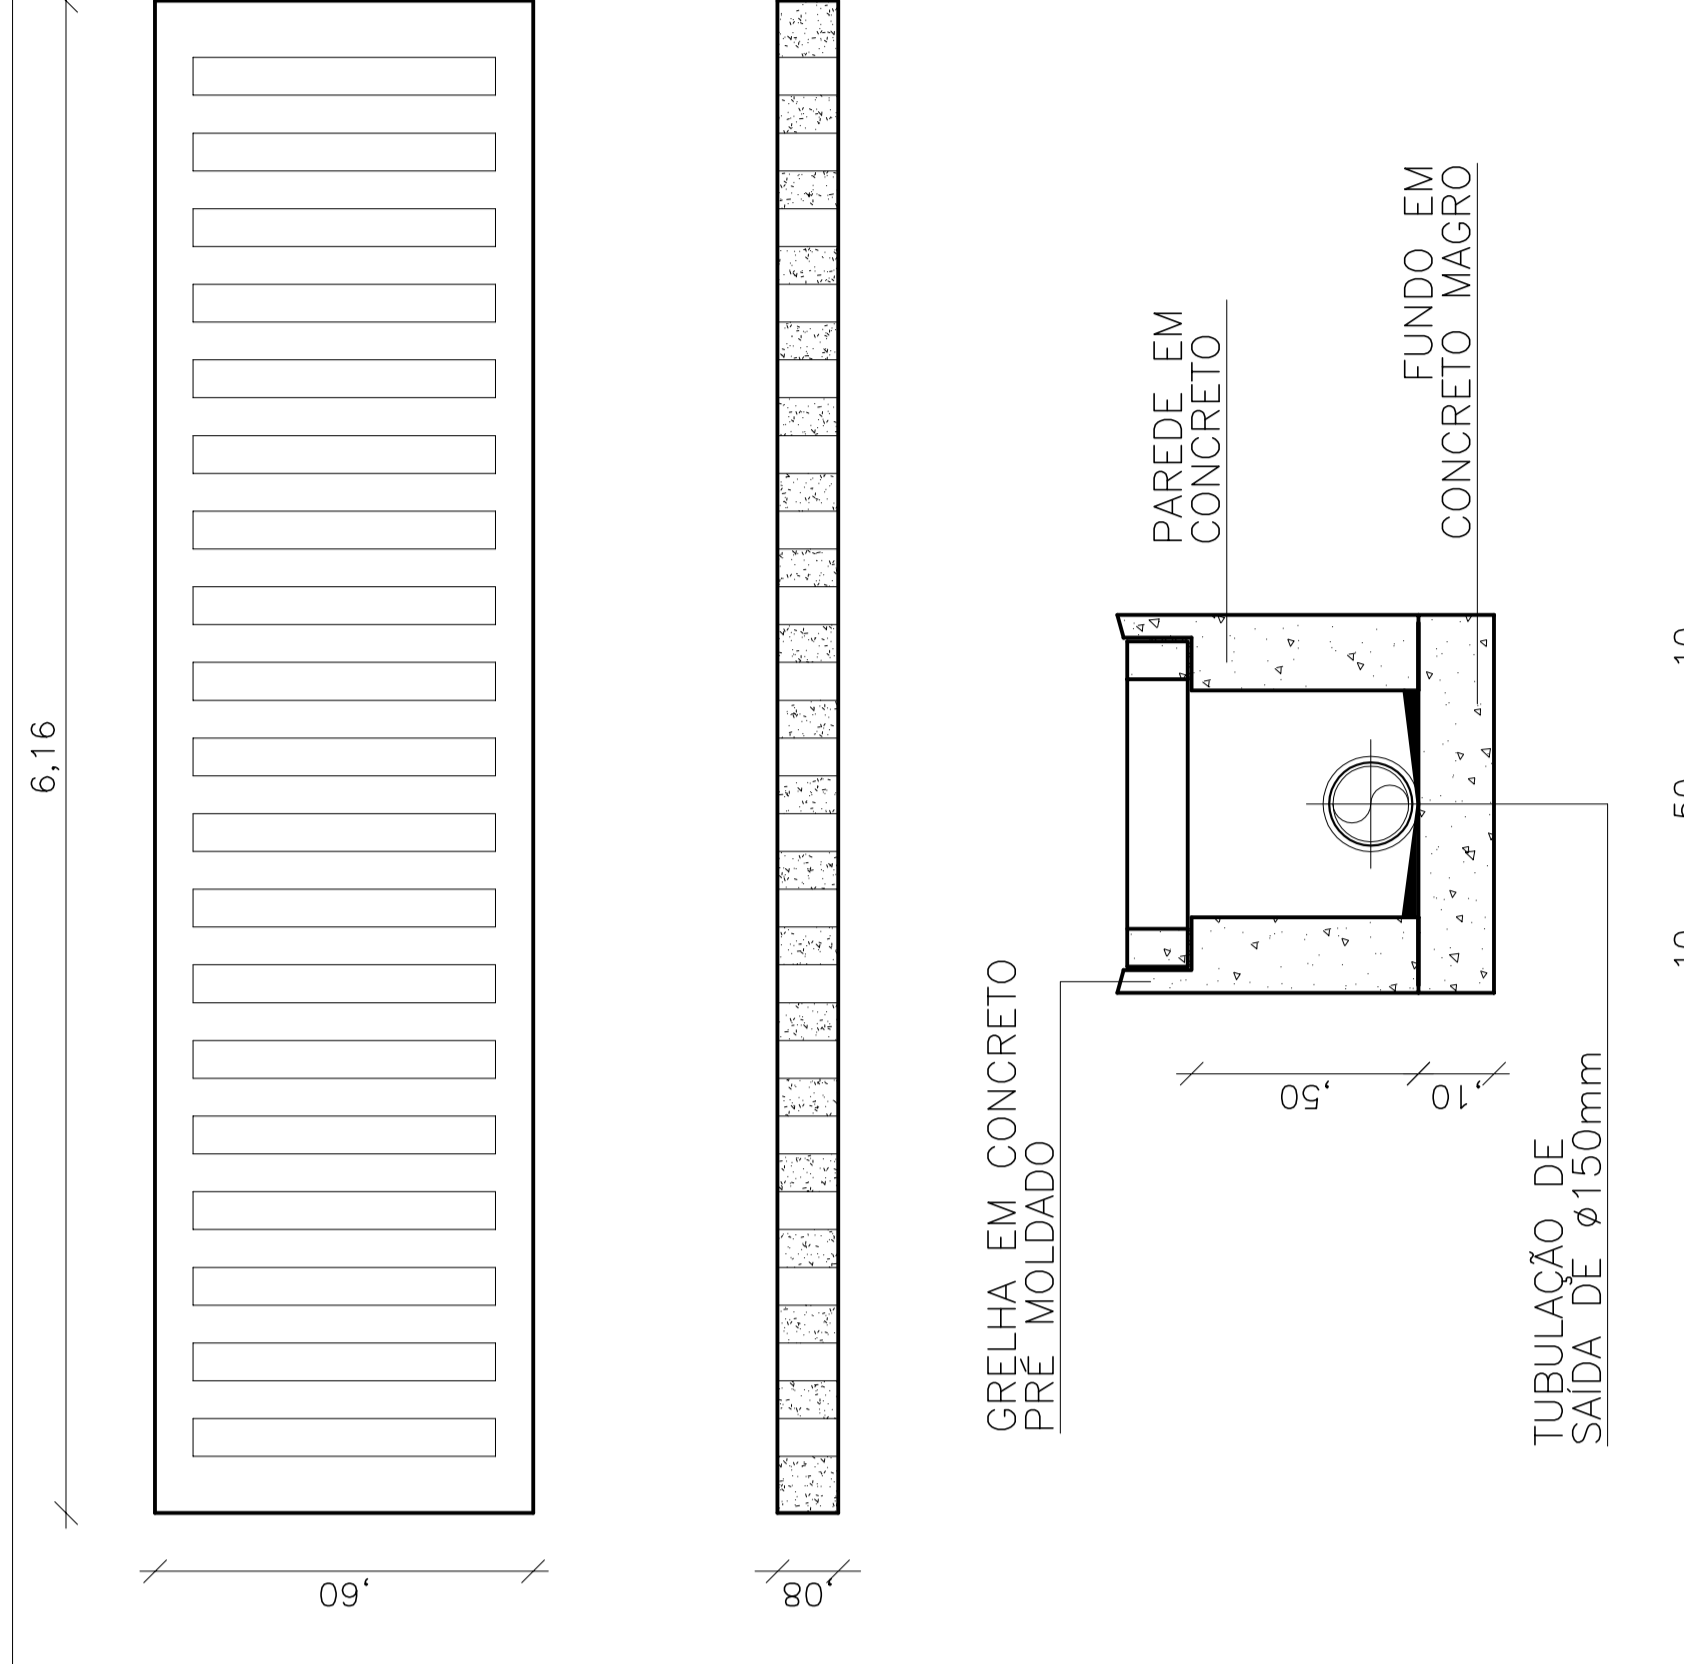


07 DETALHE DA GRELHA
SEM ESCALA

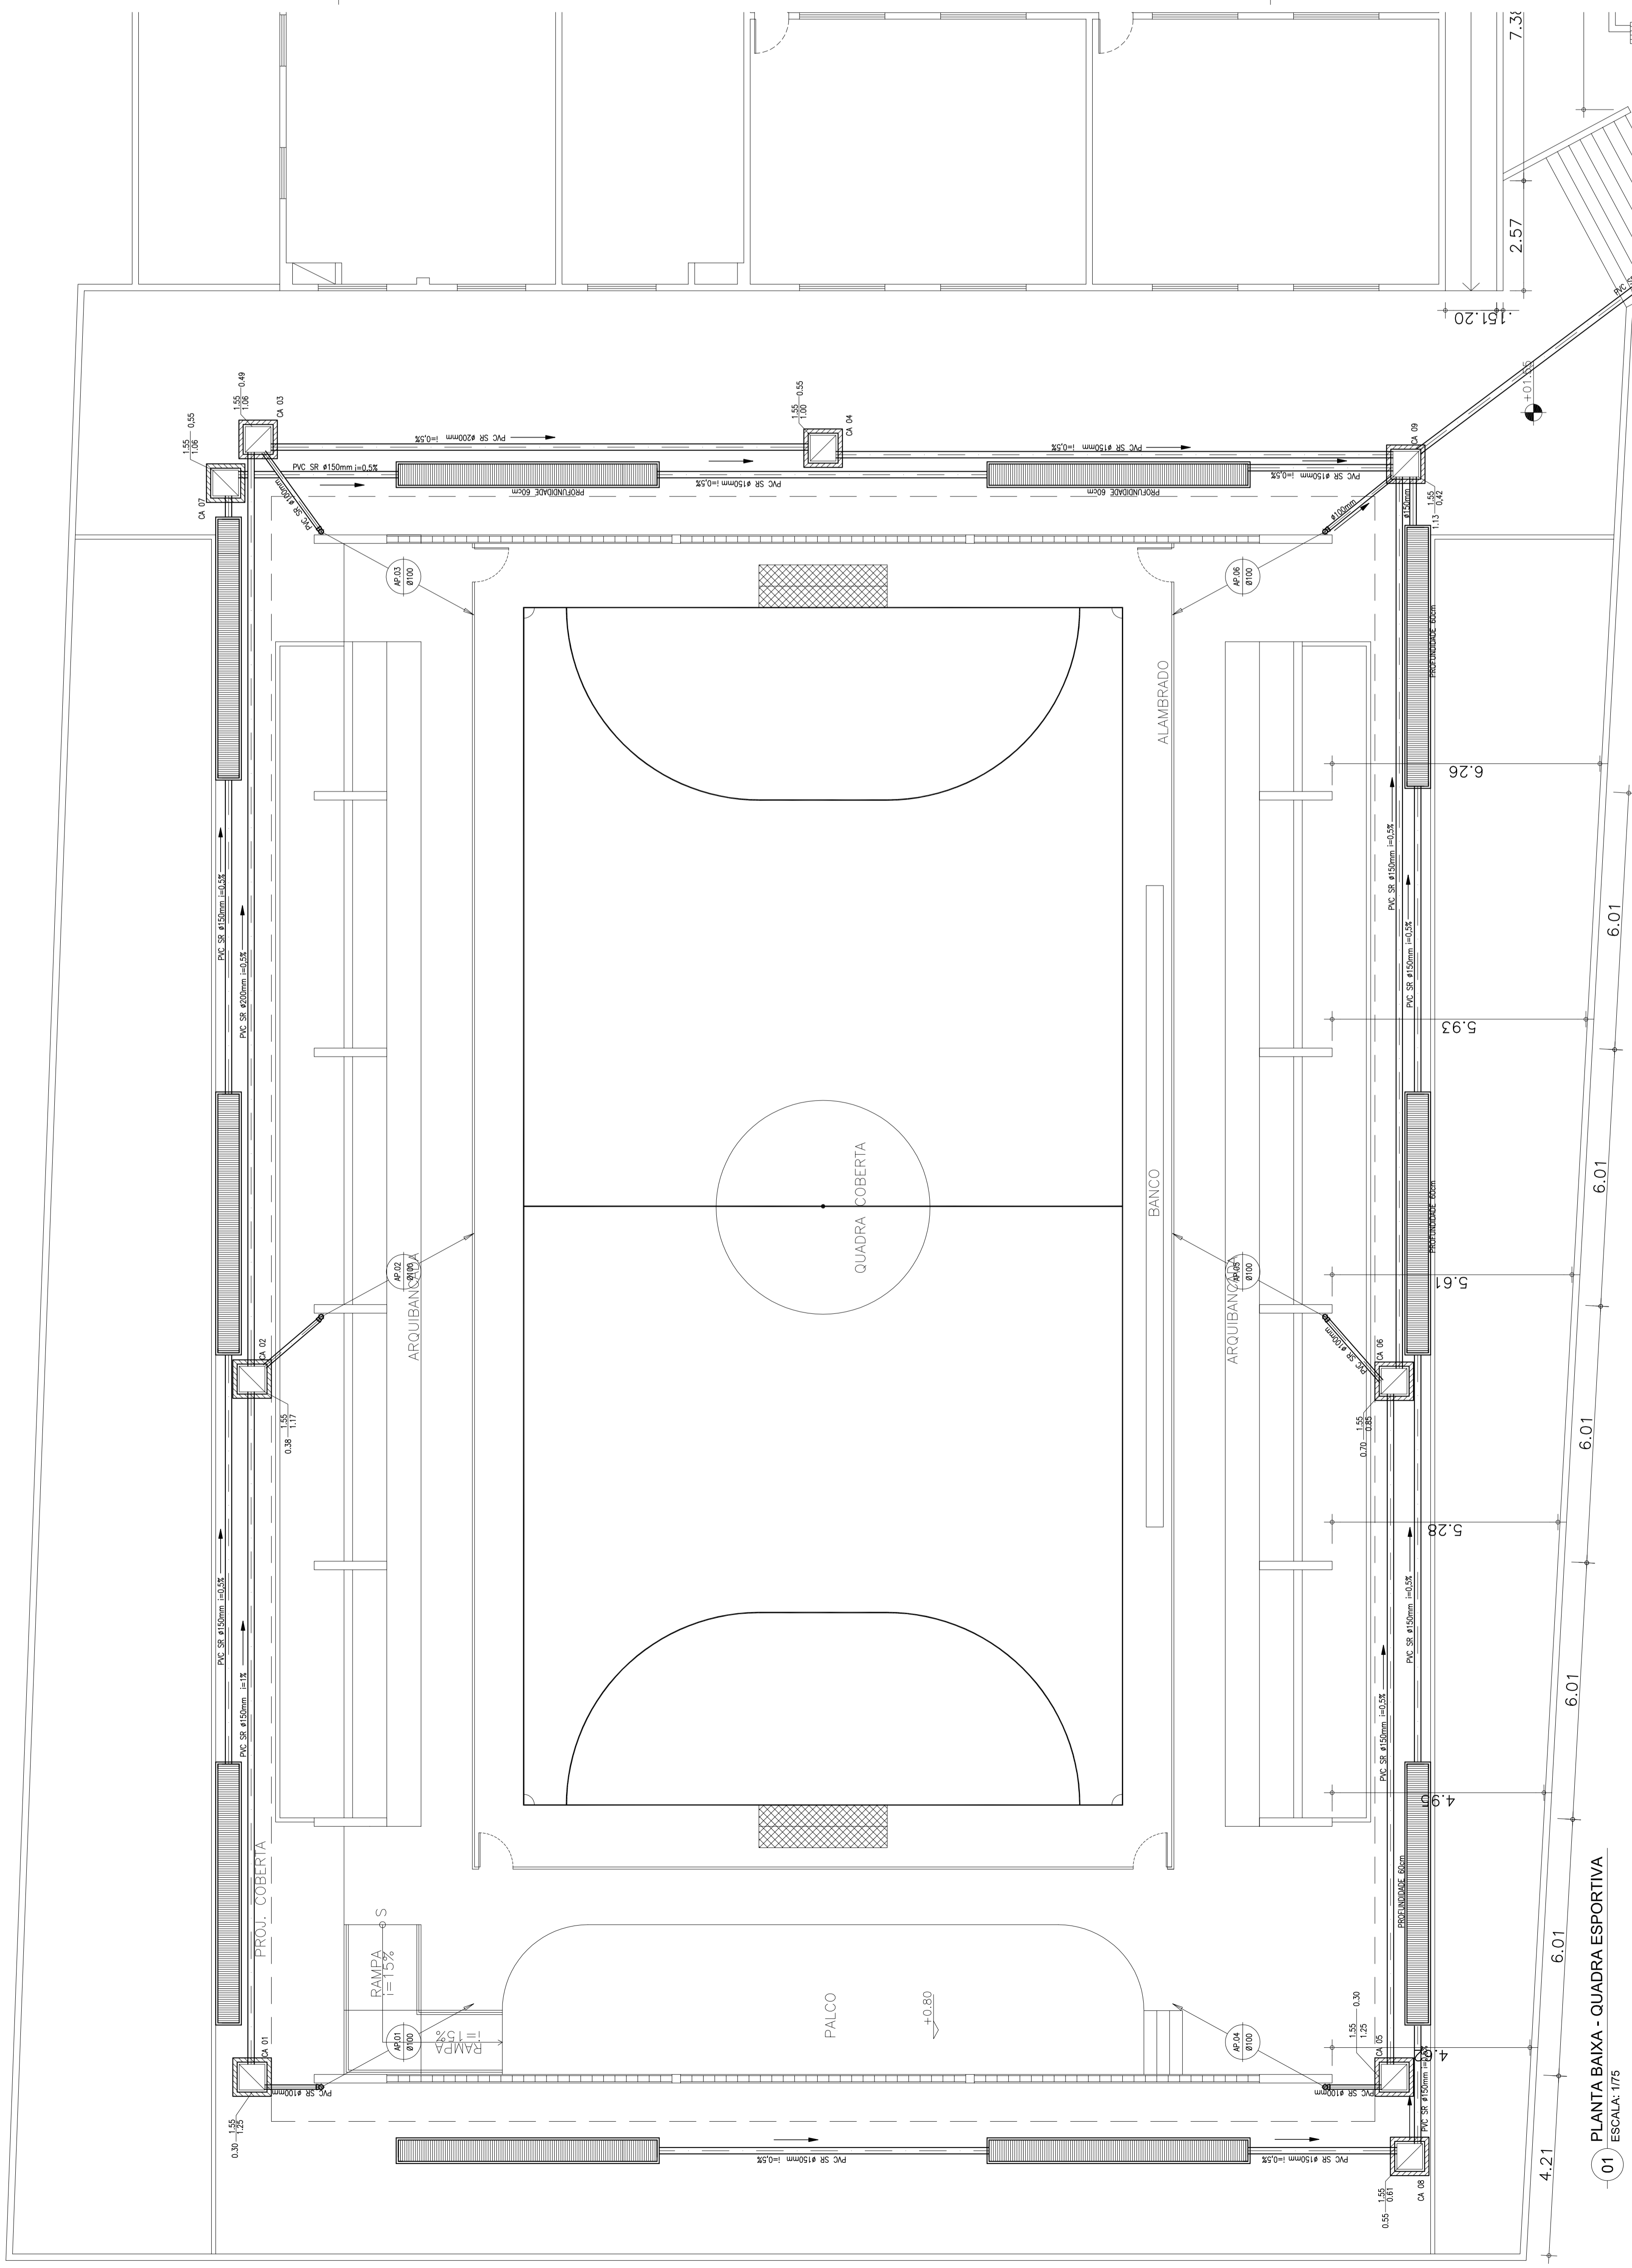

01 PLANTA BAIXA - QUADRA ESPORTIVA
ESCALA: 1:75

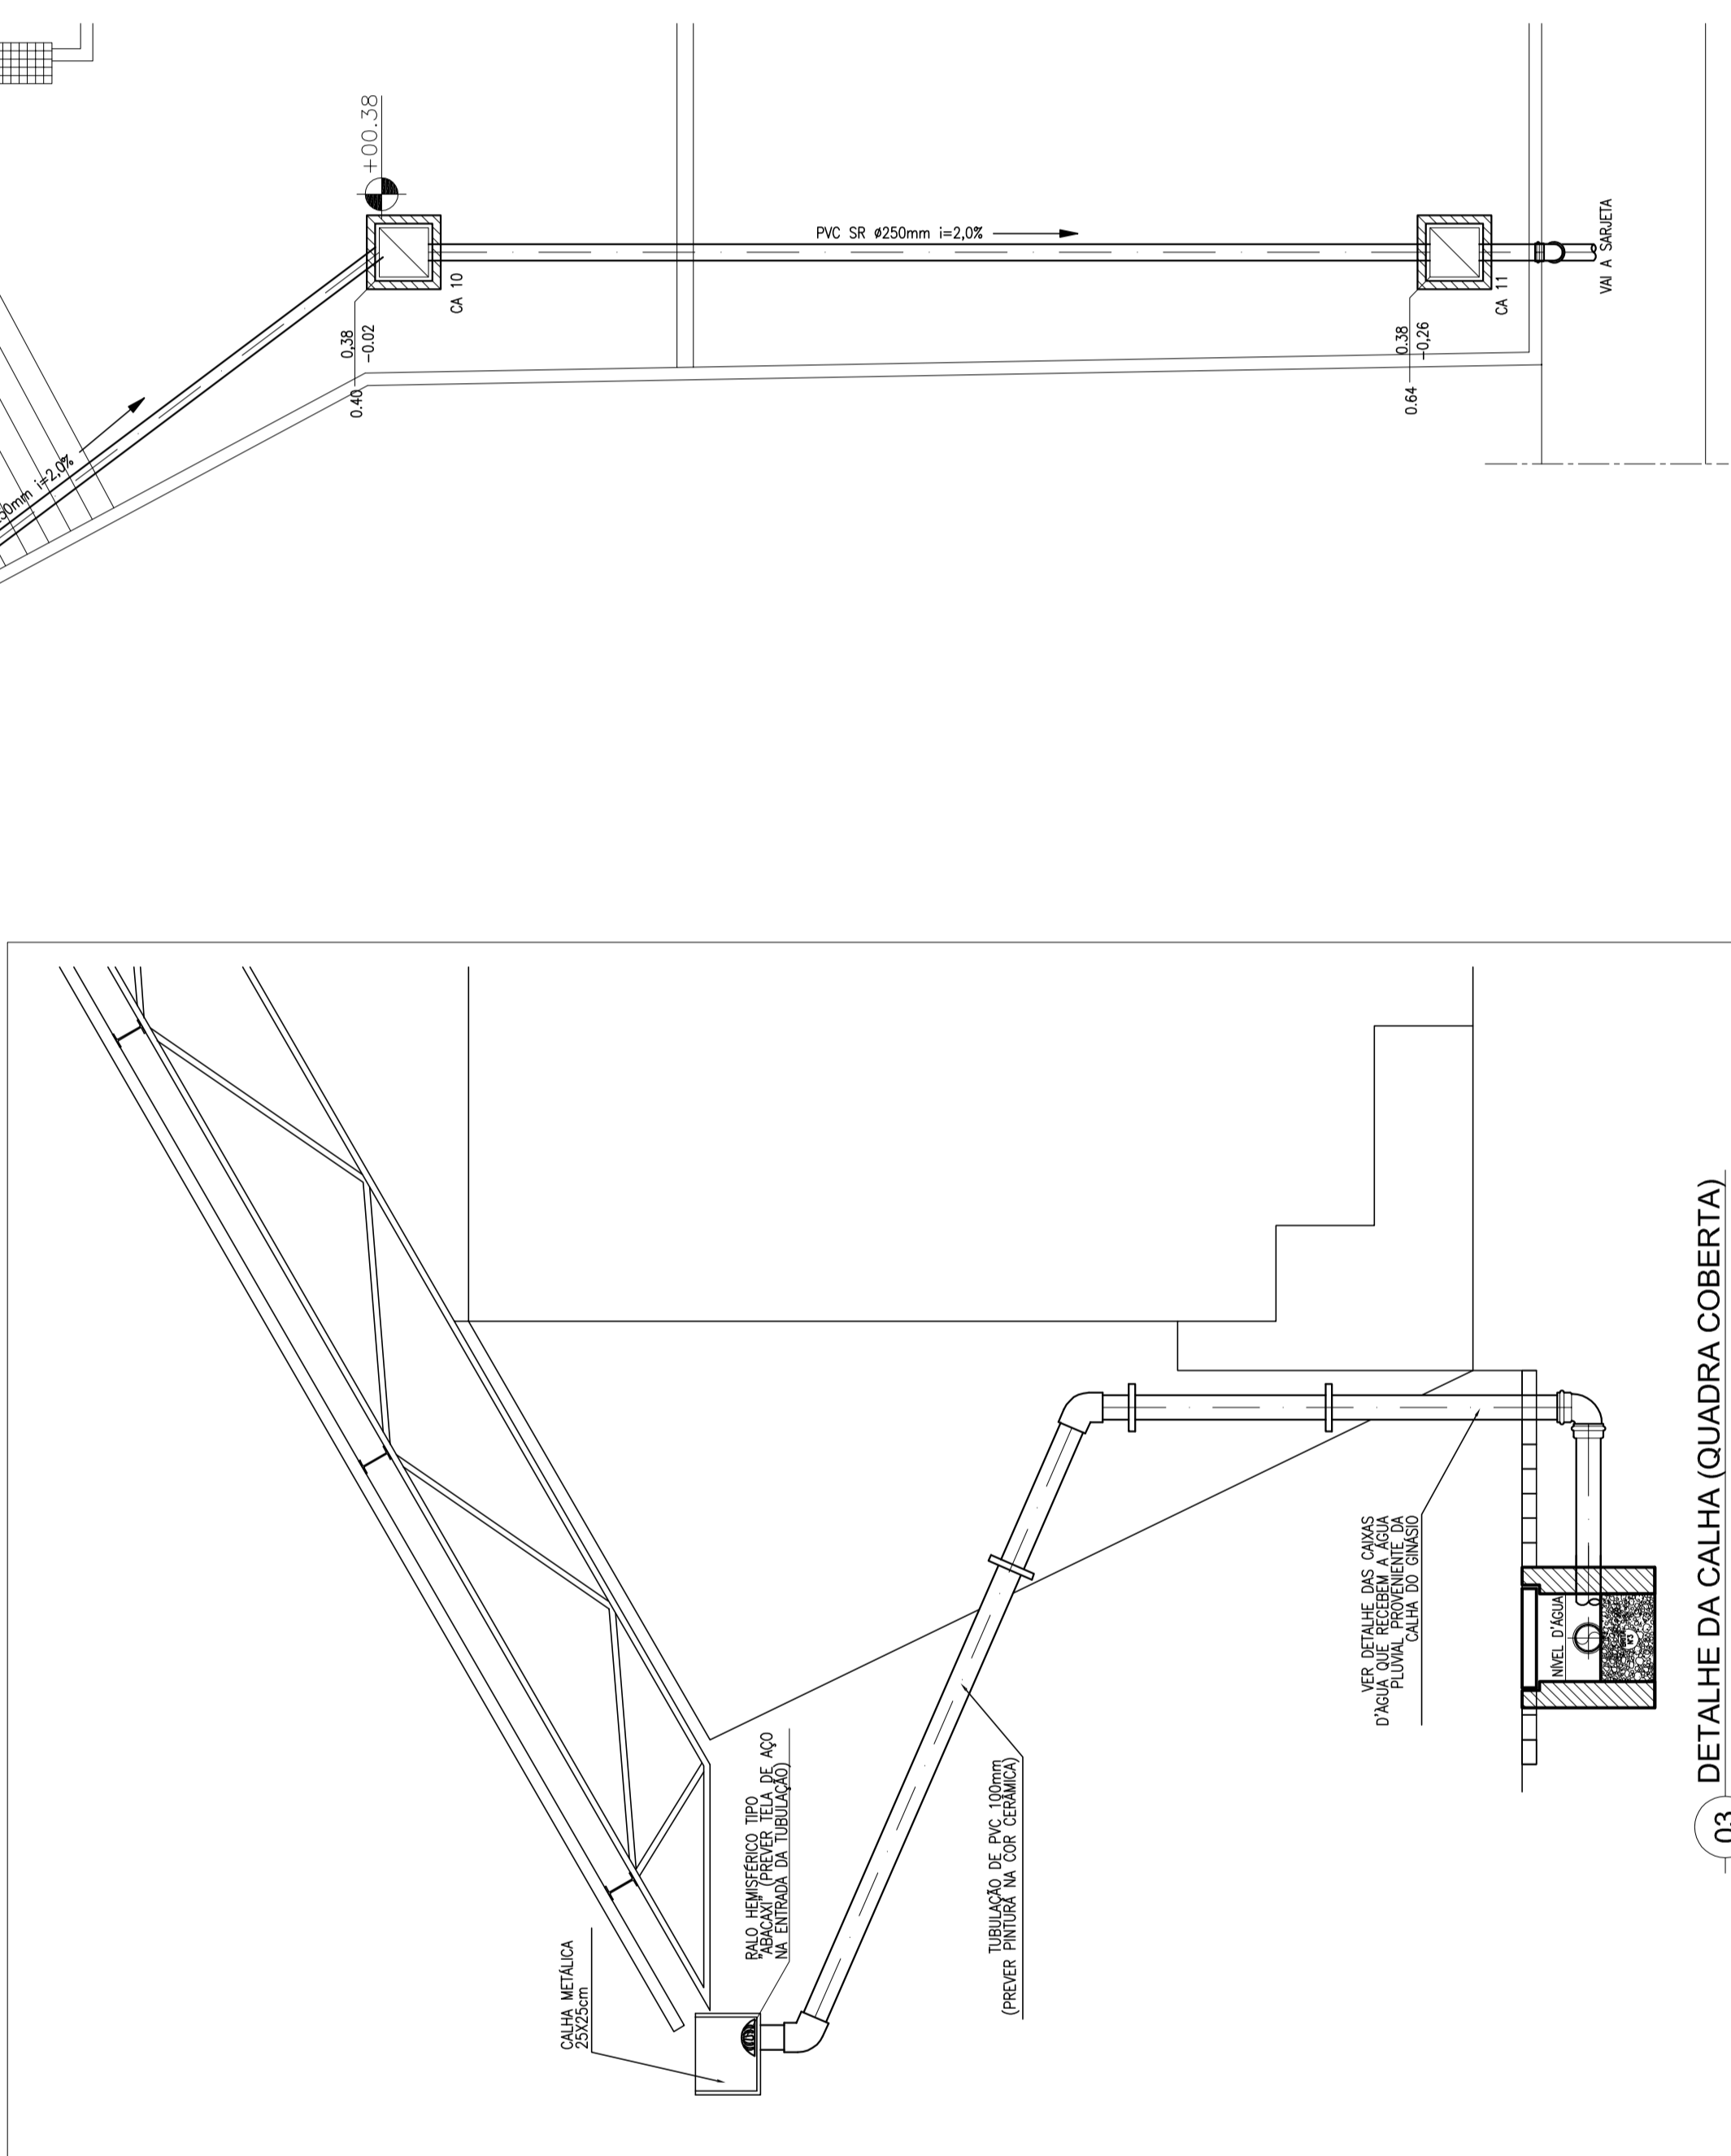

03 DETALHE DA CALHA (QUADRA COBERTA)
SEM ESCALA

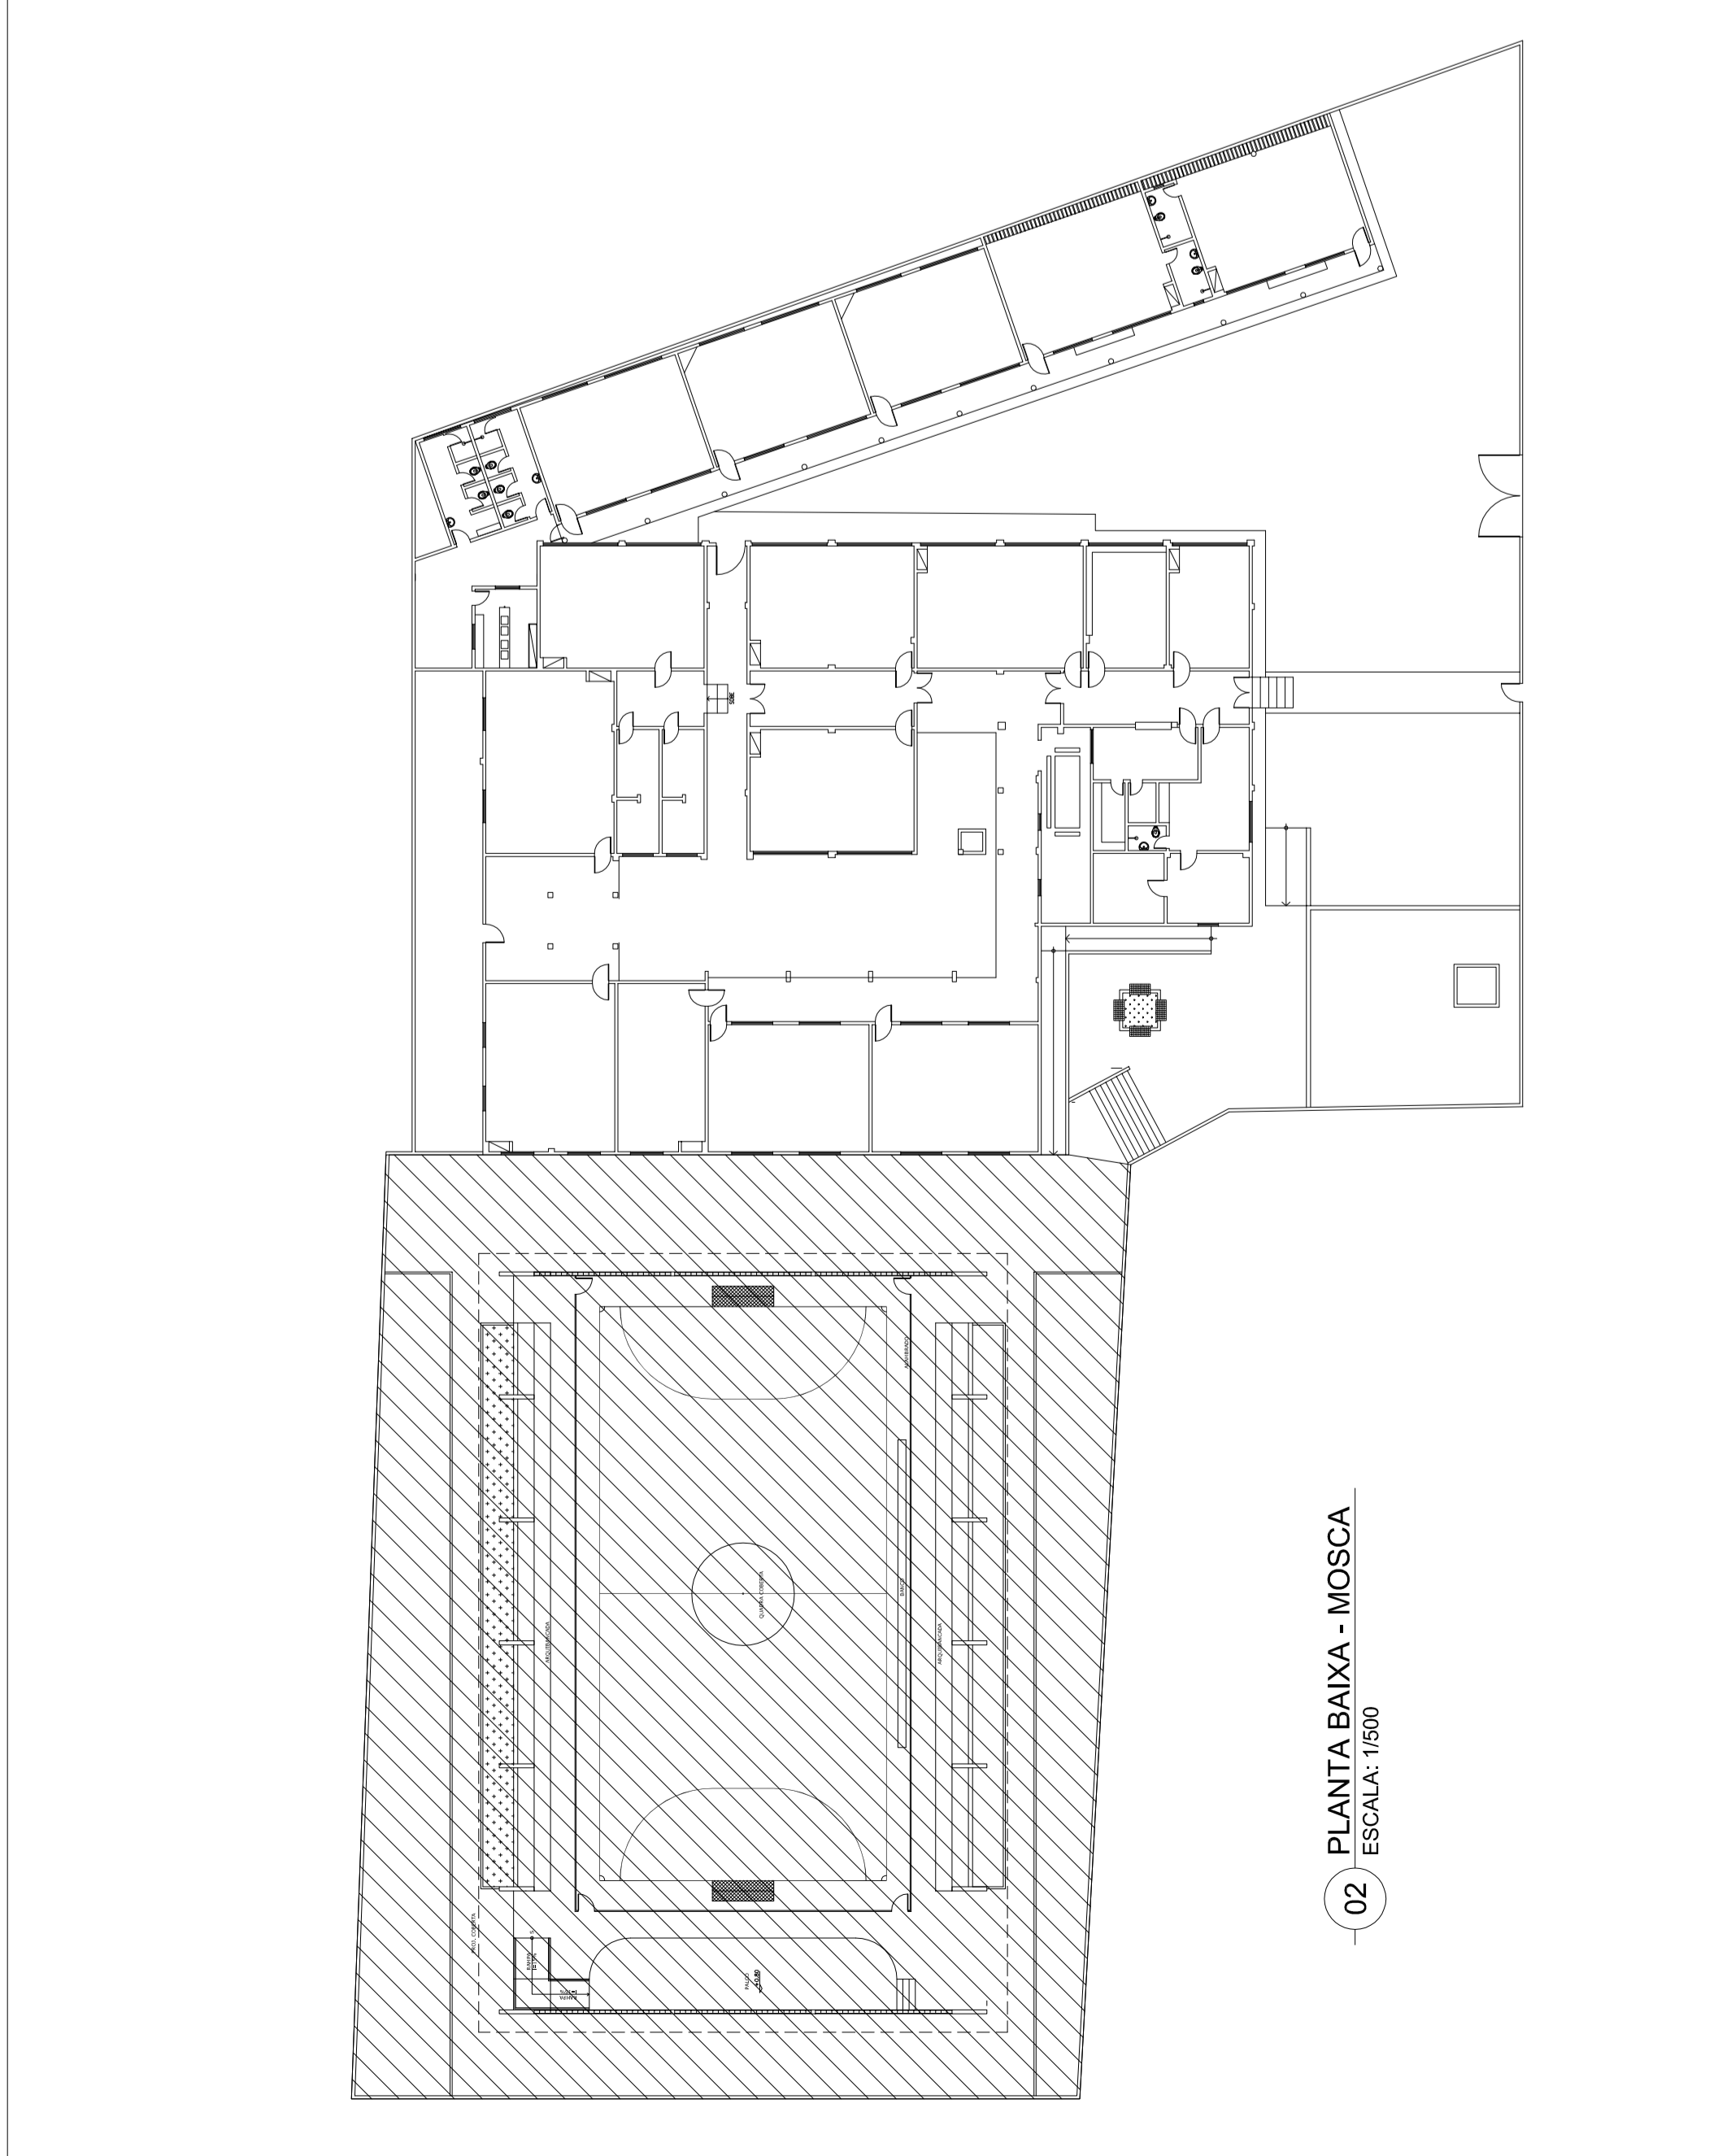

02 PLANTA BAIXA - MOSCA
ESCALA: 1:500

PROJETADO	RESPONSÁVEL	DESCRIÇÃO	DESTAQUE
FEITO	RESPONSÁVEL	DESCRIÇÃO	DESTAQUE
REVISADO	RESPONSÁVEL	DESCRIÇÃO	DESTAQUE
REVISADO	RESPONSÁVEL	DESCRIÇÃO	DESTAQUE
REVISADO	RESPONSÁVEL	DESCRIÇÃO	DESTAQUE

Fortaleza
PREFEITURA DE
Fortaleza
SECRETARIA MUNICIPAL DE EDUCAÇÃO - SME
AVENIDA CÔRGO DE CASTRO, 4701
QUADRA DA EMEP MARIELE GUEDES MARTINS

CLIENTE (OBJETO)	SECRETARIA MUNICIPAL DE EDUCAÇÃO - SME AVENIDA CÔRGO DE CASTRO, 4701 QUADRA DA EMEP MARIELE GUEDES MARTINS
PROJETO EXECUTIVO	PLANTA BAIXA QUADRA ESPORTIVA PLANTA BAIXA COBERTA QUADRA ESPORTIVA DETALHES ILUSTRATIVOS E LEGENDA
PROJETO Nº	07/2011 - 088/2012
ÁREA	2.581,55m²
PROFESSOR	ALEXSANDRE M. A. PEREIRA
PROFESSOR	EMGD-PL-EX-01-R0.dwg
PROFESSOR	10/05/12
PROFESSOR	ORIGINAL
PROFESSOR	EILSON

PL-001