



PLANTA DE SITUAÇÃO
ESCALA 1/1000

RUA IRACEMA

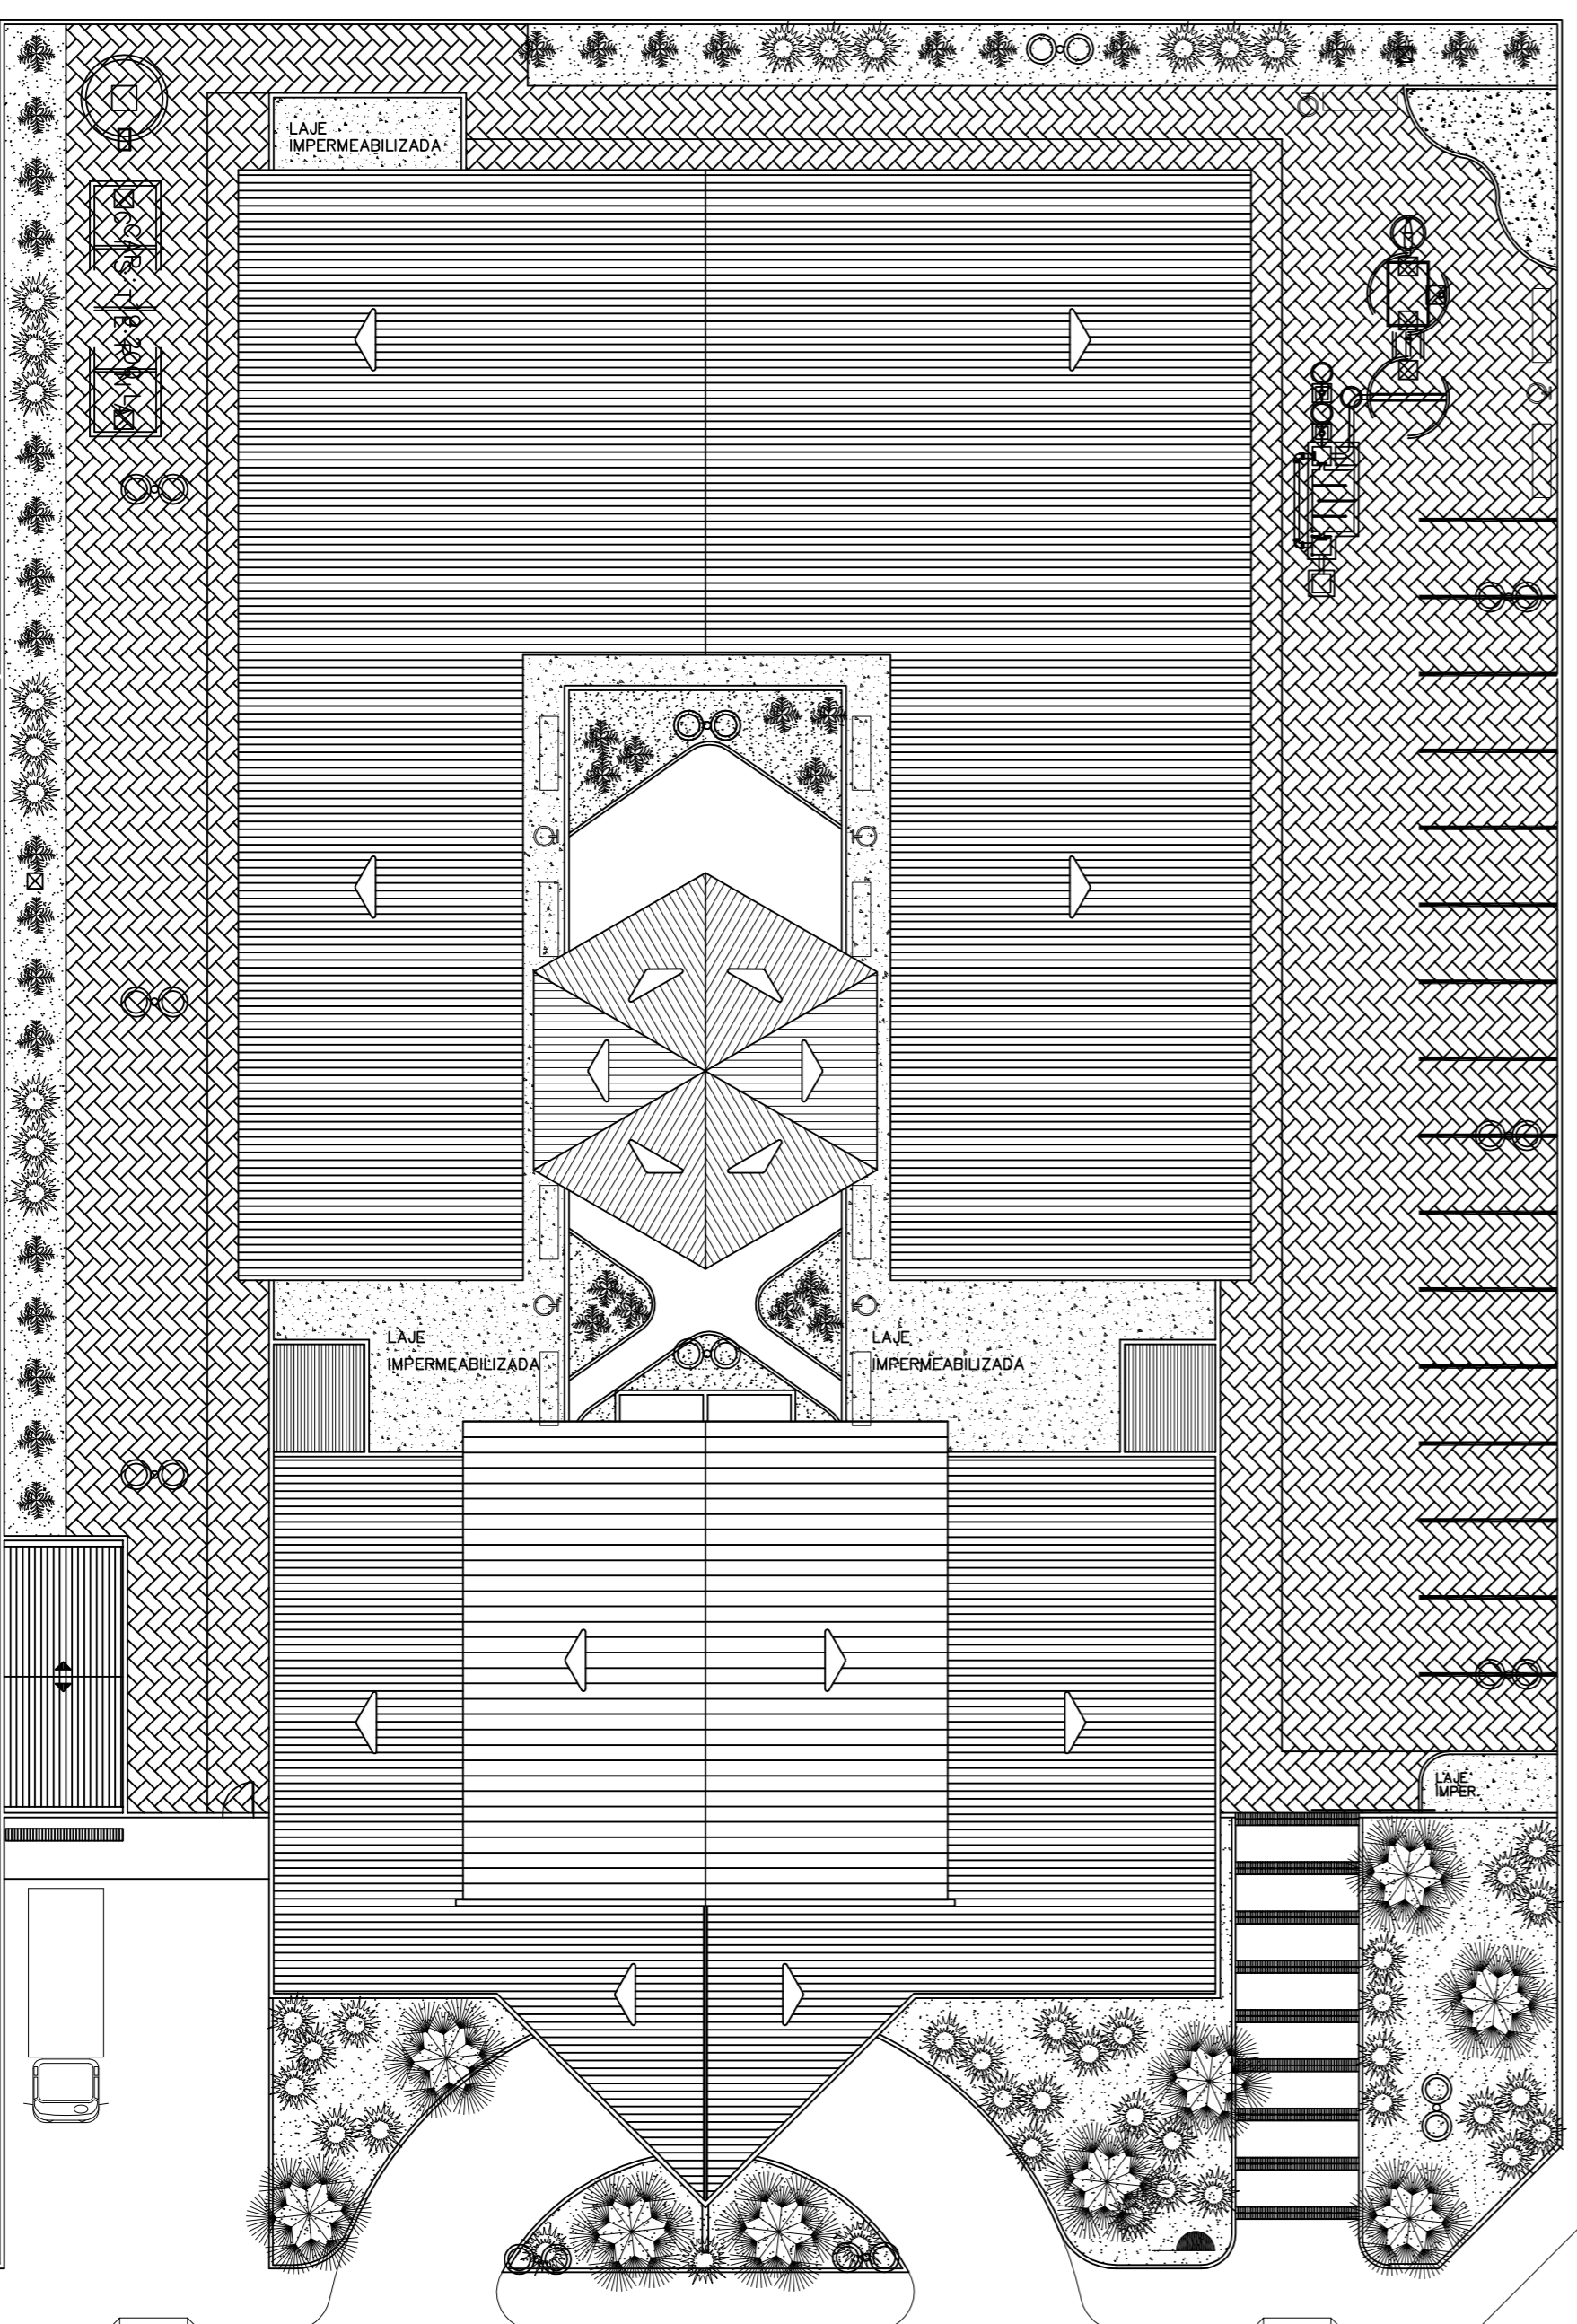

PLANTA BAIXA - EQUIPAMENTOS
ESCALA 1/200

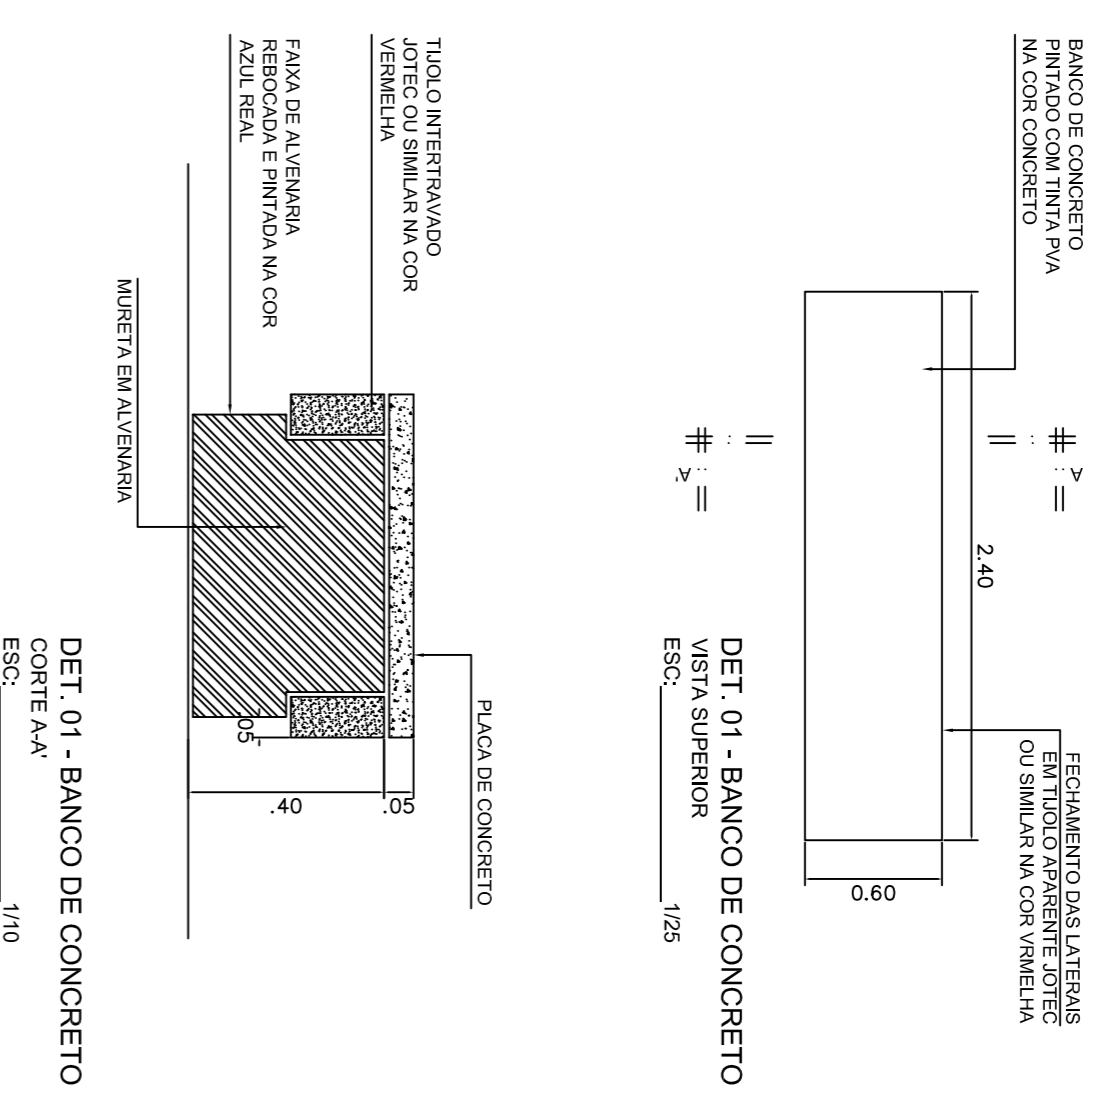

ESPECIFICAÇÕES	QUANT.	REF.
BANCOS	11 UNIDADES	* VER DETALHE 01
POSTE DE ILUMINAÇÃO ALTO - 2 PELATAS	12 UNIDADES	VER DETALHE 02
LIXERIAS	08 UNIDADES	VER DETALHE 03
TELEFONE PÚBLICO	01 UNIDADE	

PREFEITURA MUNICIPAL DE FORTALEZA
SEINF - SECRETARIA MUNICIPAL DE DESENVOLVIMENTO E INFRAESTRUTURA

PROJETO DE PAISAGISMO

SITUAÇÃO	ETAPA	DATA
POSTO DE SAÚDE SANTA FLORENA	-	-
PLANTA BAIXA - EQUIPAMENTOS	1/200	SETEMBRO / 2006

GEOSISTEMAS Engenharia & Planejamento
Rua Herógenes de Moraes, 129, Modileno, Recife-PE, CEP 51111-020.
e-mail: geosistemas@geosistemas.com.br
C.N.P.J.: 70.073.275/0001-30